
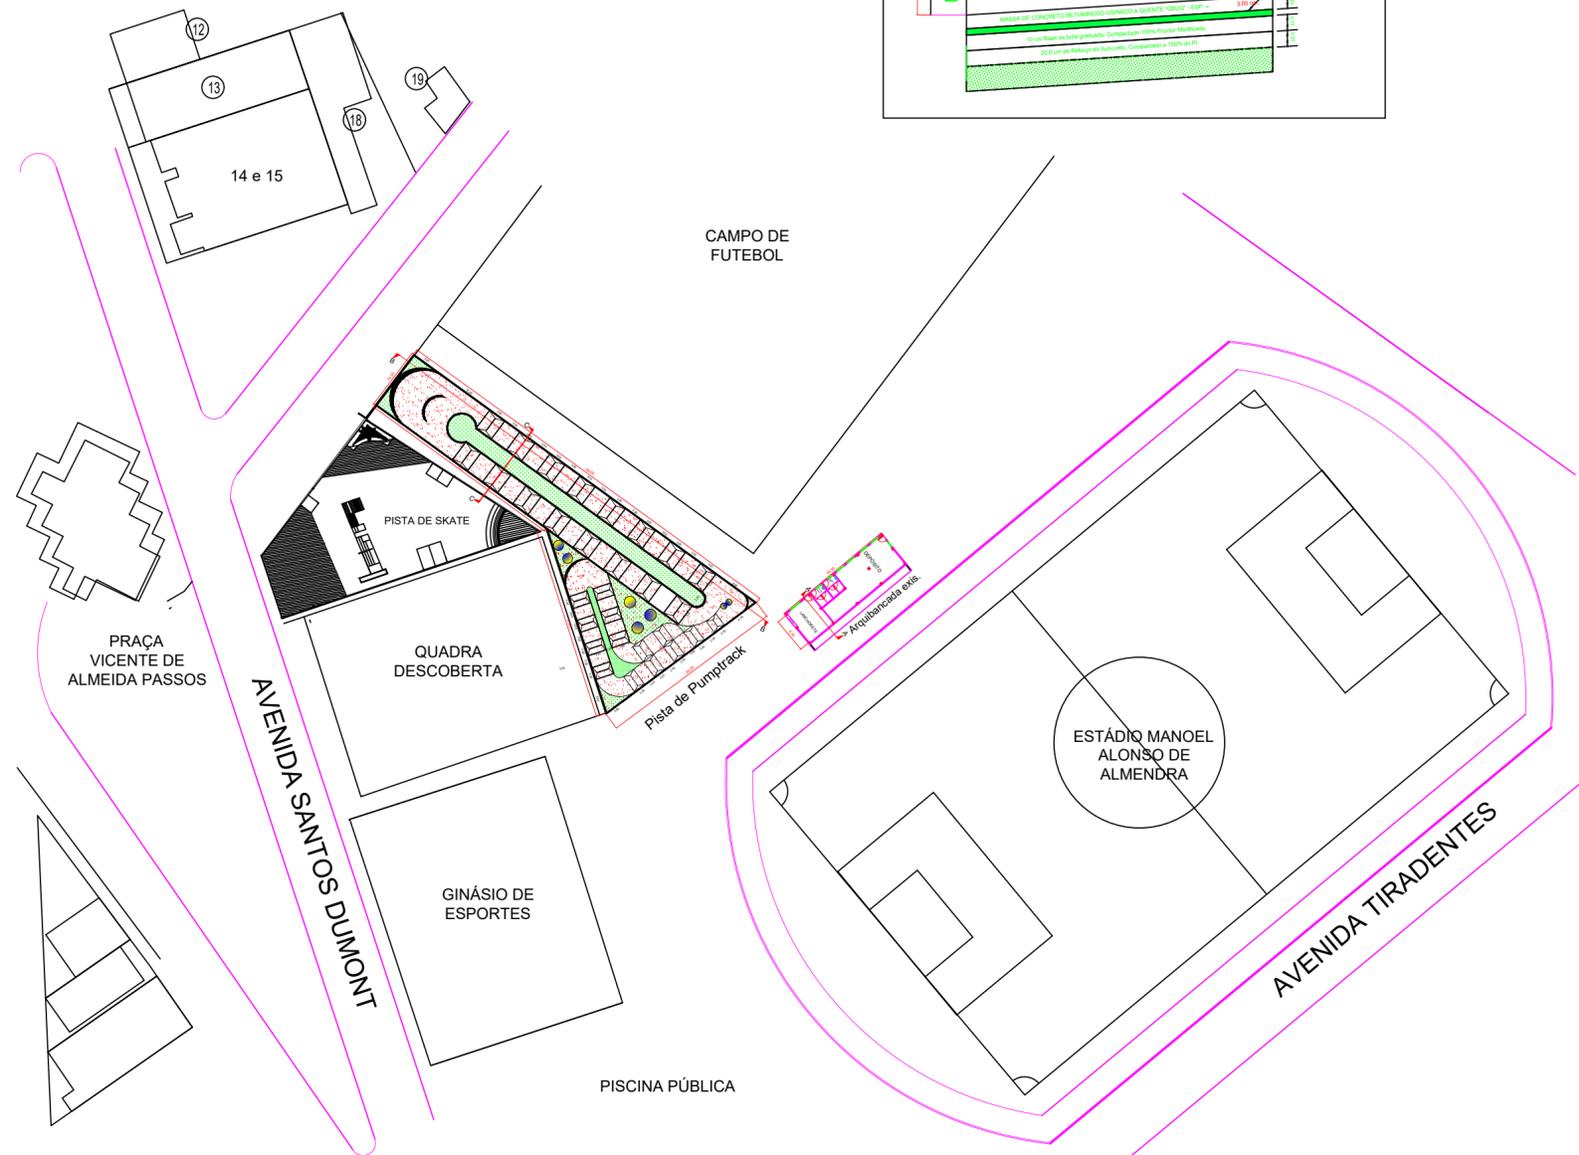


CORTE B-B ESCALA 1:100

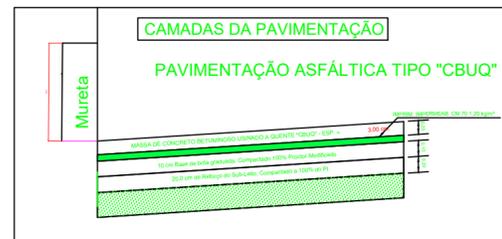

PLANTA BAIXA : PISTA, LANCHONETE, BANHEIROS E DEPÓSITO

PROJETO BÁSICO

FOLHA 01/03

Janeiro/2022

OBRA: INFRAESTRUTURA ESPORTIVA

OBJETO: CONSTRUÇÃO DE UMA PISTA DE PUMP TRACK, BANHEIROS E DEPÓSITO

LOCAL: AVENIDAS: TIRADENTE COM A SANTOS DUMONT, BAIRRO CENTRO, PRAÇA DE ESPORTES,
MANOEL ALONSO DE ALMENDRA, BOM JESUS DOS PERDÕES ESTADO DE SÃO PAULO

ÁREAS EM M2	DECLARAÇÕES
TERRENO.....32.846,85	Declaro que a aprovação do projeto não implica no reconhecimento do direito de propriedade do terreno. _____ BENEDITO RODRIGUES DA SILVA FILHO PREFEITO MUNICIPAL
PISTA/BANHEIRO/DEPÓSITO.....1.088,07	
ÁREA UTILIZADA.....3,31%	
LOCALIZAÇÃO SEM ESCALA	Declaro para os devidos fins de direito inclusive na esfera penal, que este projeto foi elab. com total observância a legislação edilícia vigente e em especial as normas técnicas da A.B.N.T. _____ ANDRÉ GUIMARÃES C.R.E.A.: 5062686031 A.R.T.:28027230220065398

