
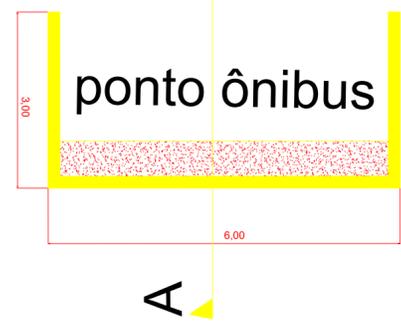


- LEGENDA**
- Boca de leão a construir
 - Tubo concr.300mm
 - Tubo concr.1000mm
 - Tubo concr.1500mm
 - Tubo PVC para esgoto de 200mm
 - Placa com nome de Rua
 - Faixa de retenção - branca e amarela
 - Parada obrigatória
 - passagem de pedestres (faixa)
 - área pavimentada cbuq
 - sinalização horizontal, centro leito car.
 - velocidade máxima permitida
 - calçadas

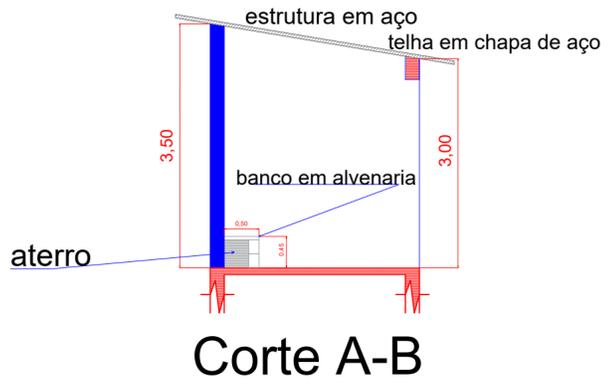



PROJETO BÁSICO	F.U.
<p>Obra: Infraestrutura urbana - etapa II</p> <p>Objeto: Pavimentação, caixa de captação/sin.viária</p> <p>Local: Trevo, bairro Jardim Santa Maria, km,64,sul Bom Jesus dos Perdões-SP.</p> <p>Escala 1:100</p>	
<p>áreas em m2</p> <p>Pavimentação...1.946,92</p>	<p>Declaro que a aprovação do projeto não implica no reconhecimento do direito de propriedade do terreno.</p> <p style="text-align: center;">BENEDITO RODRIGUES DA SILVA FILHO PREFEITO MUNICIPAL</p> <p>Declaro para os devidos fins de direito inclusive na esfera penal, que este projeto foi elab. com total observância a legislação edilícia vigente e em especial as normas técnicas da A.B.N.T.</p>
<p>Localização</p>	<p style="text-align: center;">ANDRÉ GUIMARÃES C.R.E.A.: 5062686031 ART.:28027230211255045-28027230211900676</p>

SINALIZAÇÃO VIÁRIA DA ÁREA PAVIMENTADA


PARE

DIAGRAMAÇÃO DA LEGENDA "PARE"



Tinta: EXTRUDADO
Cor: BRANCA
Área de Pintura: 3,20 m²

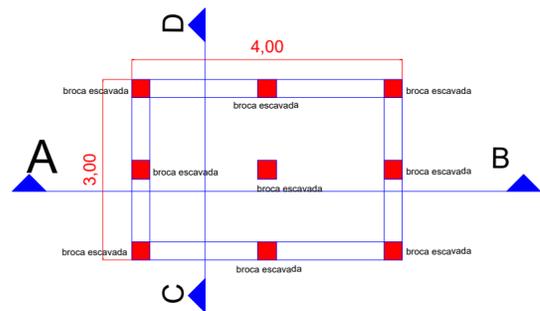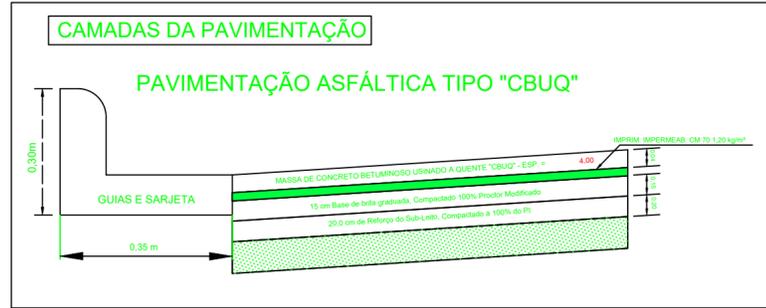

Planta baixa Caixa de captação

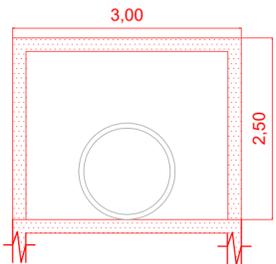


CORTE C-D

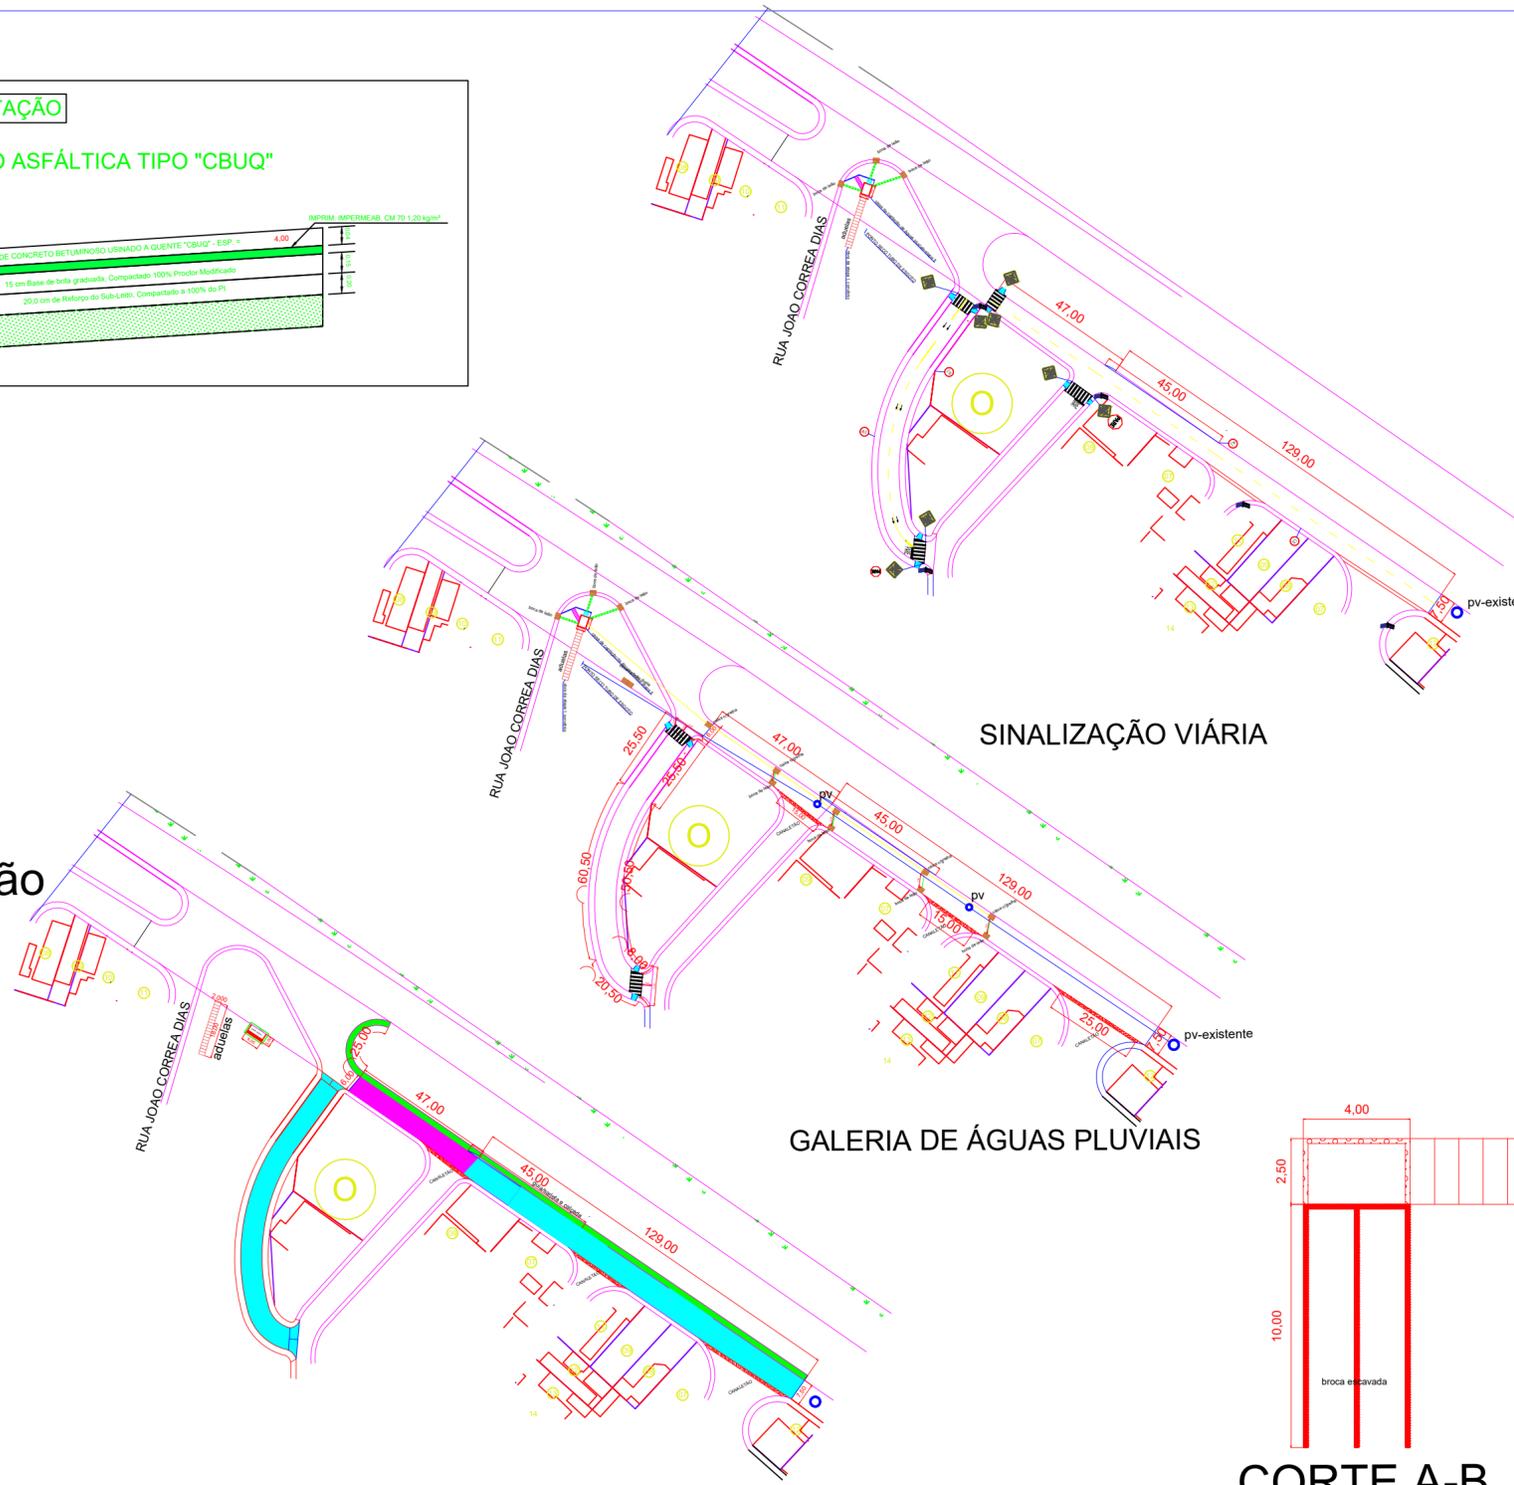 

GALERIA DE ÁGUAS PLUVIAIS

SINALIZAÇÃO VIÁRIA

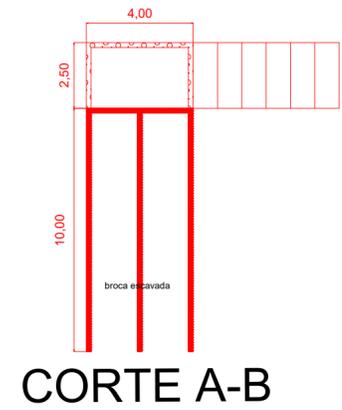

CORTE A-B



PROJETO BÁSICO F.U.

Obra: Infraestrutura urbana - etapa II
Objeto: Pav.gal.a.pluv, caixa de captação/sin.viária
Local: Trevo, bairro Jardim Santa Maria, km,64,sul Bom Jesus dos Perdões-SP.
Escala 1:100

áreas em m2

Pavimentação...1.946,92

Declaro que a aprovação do projeto não implica no reconhecimento do direito de propriedade do terreno.

BENEDITO RODRIGUES DA SILVA FILHO
PREFEITO MUNICIPAL

Declaro para os devidos fins de direito inclusive na esfera penal que este projeto foi elab. com total observância a legislação edilícia vigente e em especial as normas técnicas da A.B.N.T.

Localização

ANDRÉ GUIMARÃES
C.R.E.A.: 5062686031
ART.:28027230211255045-28027230211900676

PAVIMENTAÇÃO E RECAPEAMENTO ASFÁLTICO, CAIXA DE CAPTAÇÃO E REMOÇÃO DE BLOQUETES
PREFEITURA MUNICIPAL DE BOM JESUS DOS PERDÕES ESTADO DE SÃO PAULO