
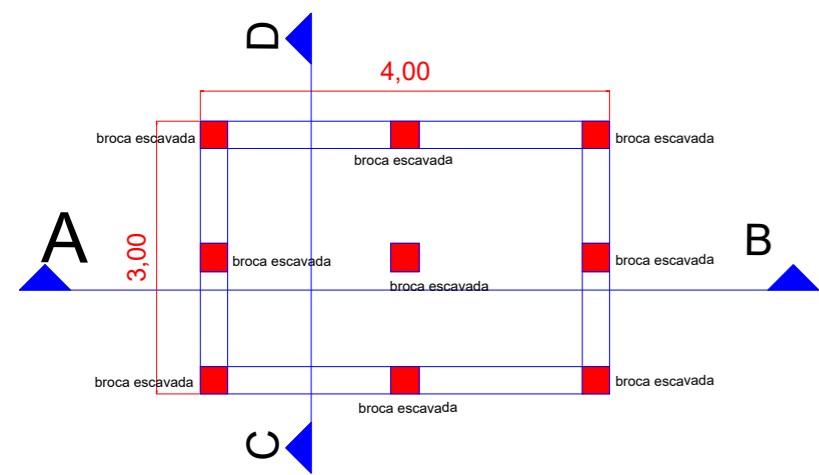



PARE

DIAGRAMAÇÃO DA LEGENDA "PARE"



Tinta: EXTRUDADO
Cor: BRANCA
Área de Pintura: 3,20 m²

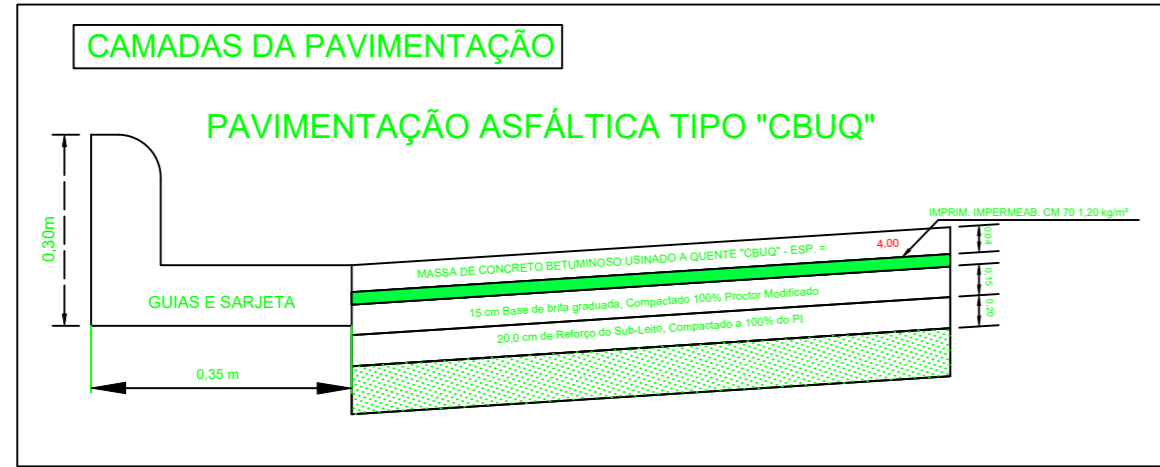

Planta baixa Caixa de captação

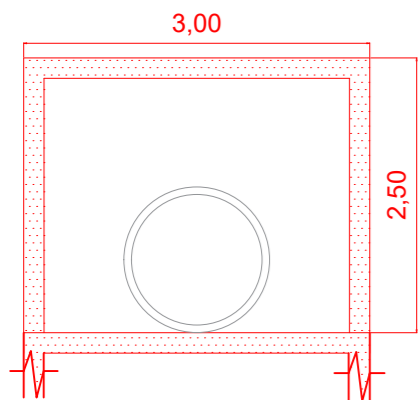


CORTE C-D

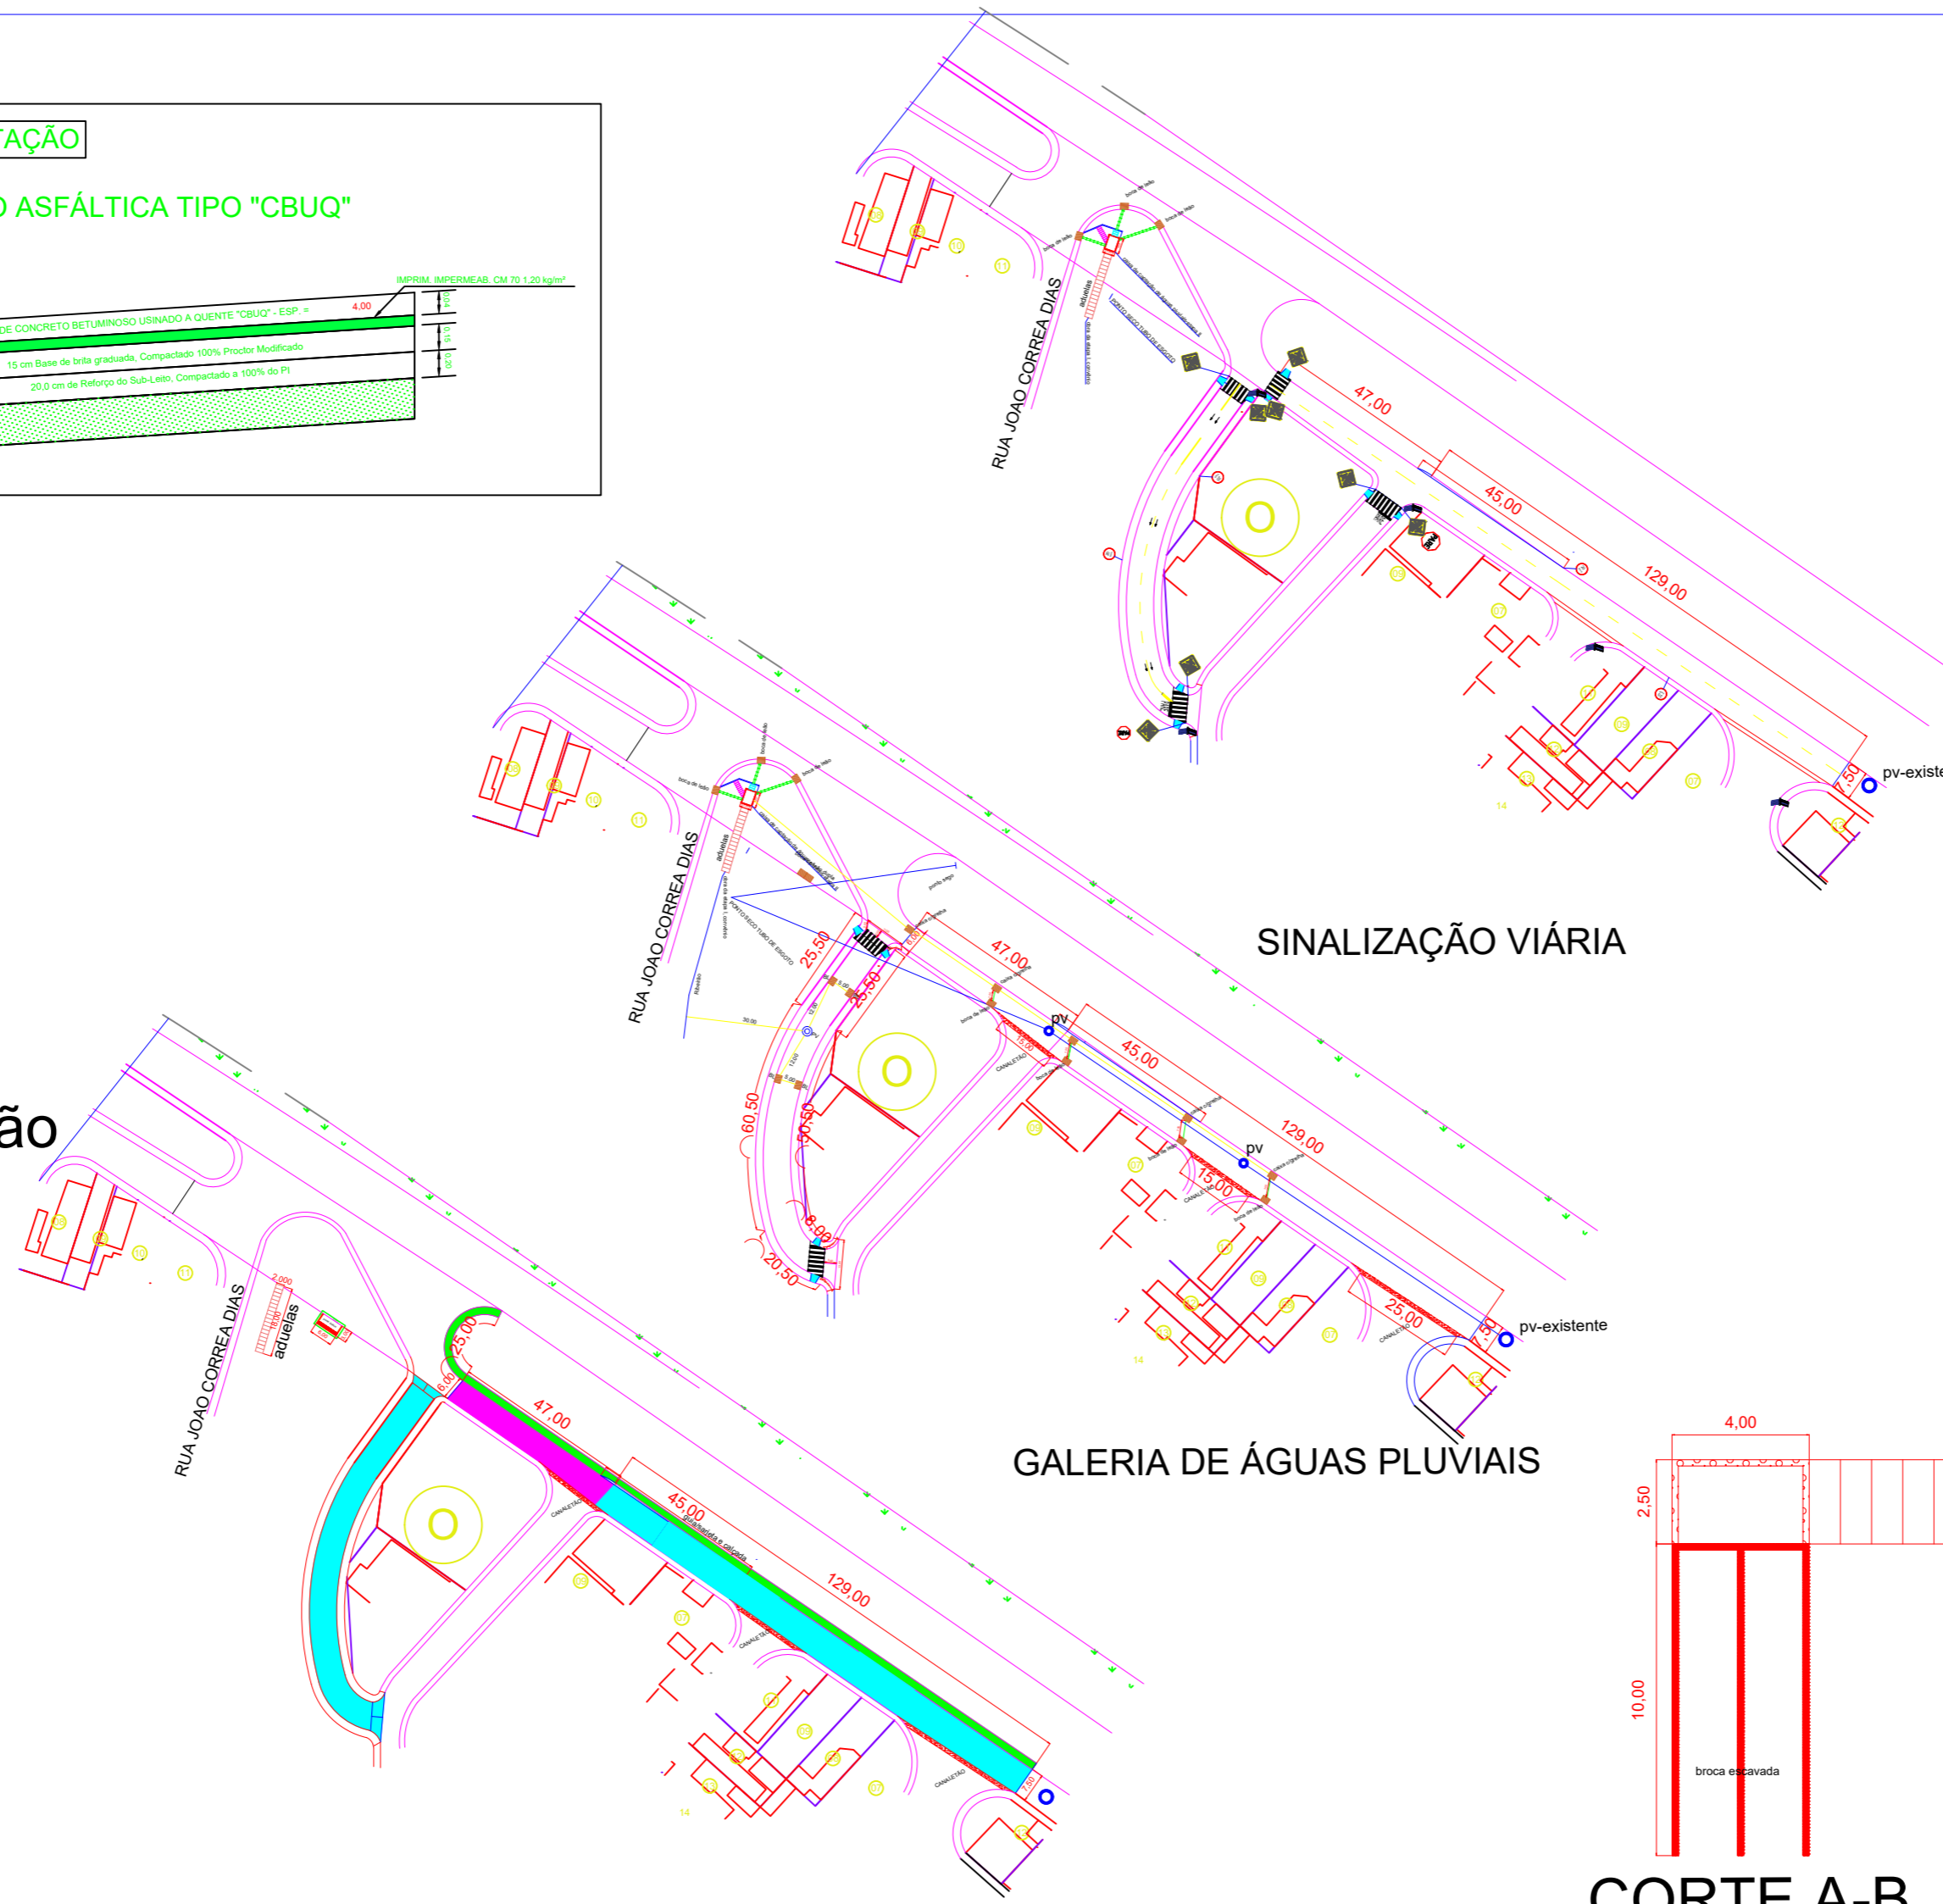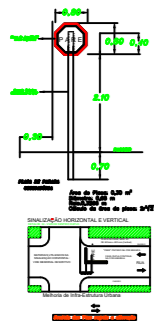


SINALIZAÇÃO VIÁRIA

GALERIA DE ÁGUAS PLUVIAIS

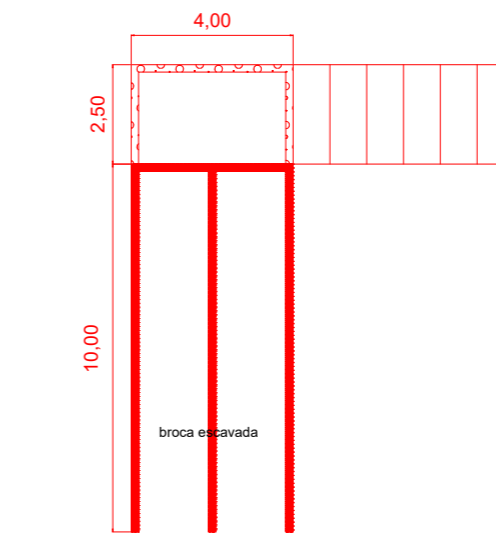

CORTE A-B

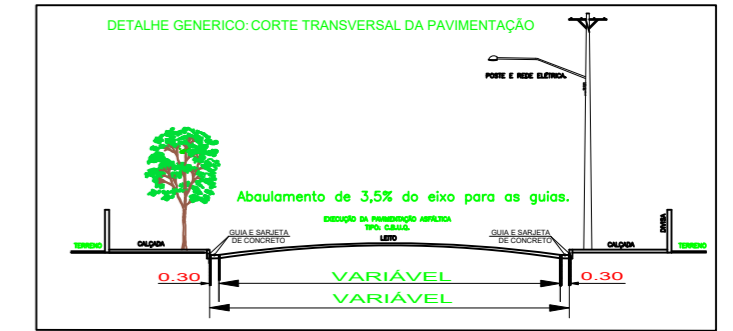

PROJETO BÁSICO

folha
02/02

Obra: Infraestrutura urbana - etapa II

Objeto: Pav.gal.a.pluv, caixa de captação/sin.viária

Local: Trevo, bairro Jardim Santa Maria, km,64,sul
Bom Jesus dos Perdões-SP.

Escala 1:100


áreas em m² Declaro que a aprovação do projeto não implica no reconhecimento do direito de propriedade do terreno.

Pavimentação...1.946,92

BENEDITO RODRIGUES DA SILVA FILHO
PREFEITO MUNICIPAL

Declaro para os devidos fins de direito inclusive na esfera penal que este projeto foi elab. com total observância a legislação edilícia vigente e em especial as normas técnicas da A.B.N.T.

Localização

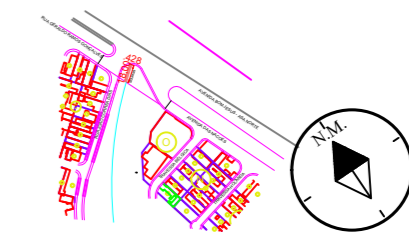

ANDRÉ GUIMARÃES
C.R.E.A.: 5062686031
ART.:28027230211255045-28027230211900676

PAVIMENTAÇÃO E RECAPEAMENTO ASFÁLTICO, CAIXA DE CAPTAÇÃO E REMOÇÃO DE BLOQUETES
PREFEITURA MUNICIPAL DE BOM JESUS DOS PERDÕES ESTADO DE SÃO PAULO