
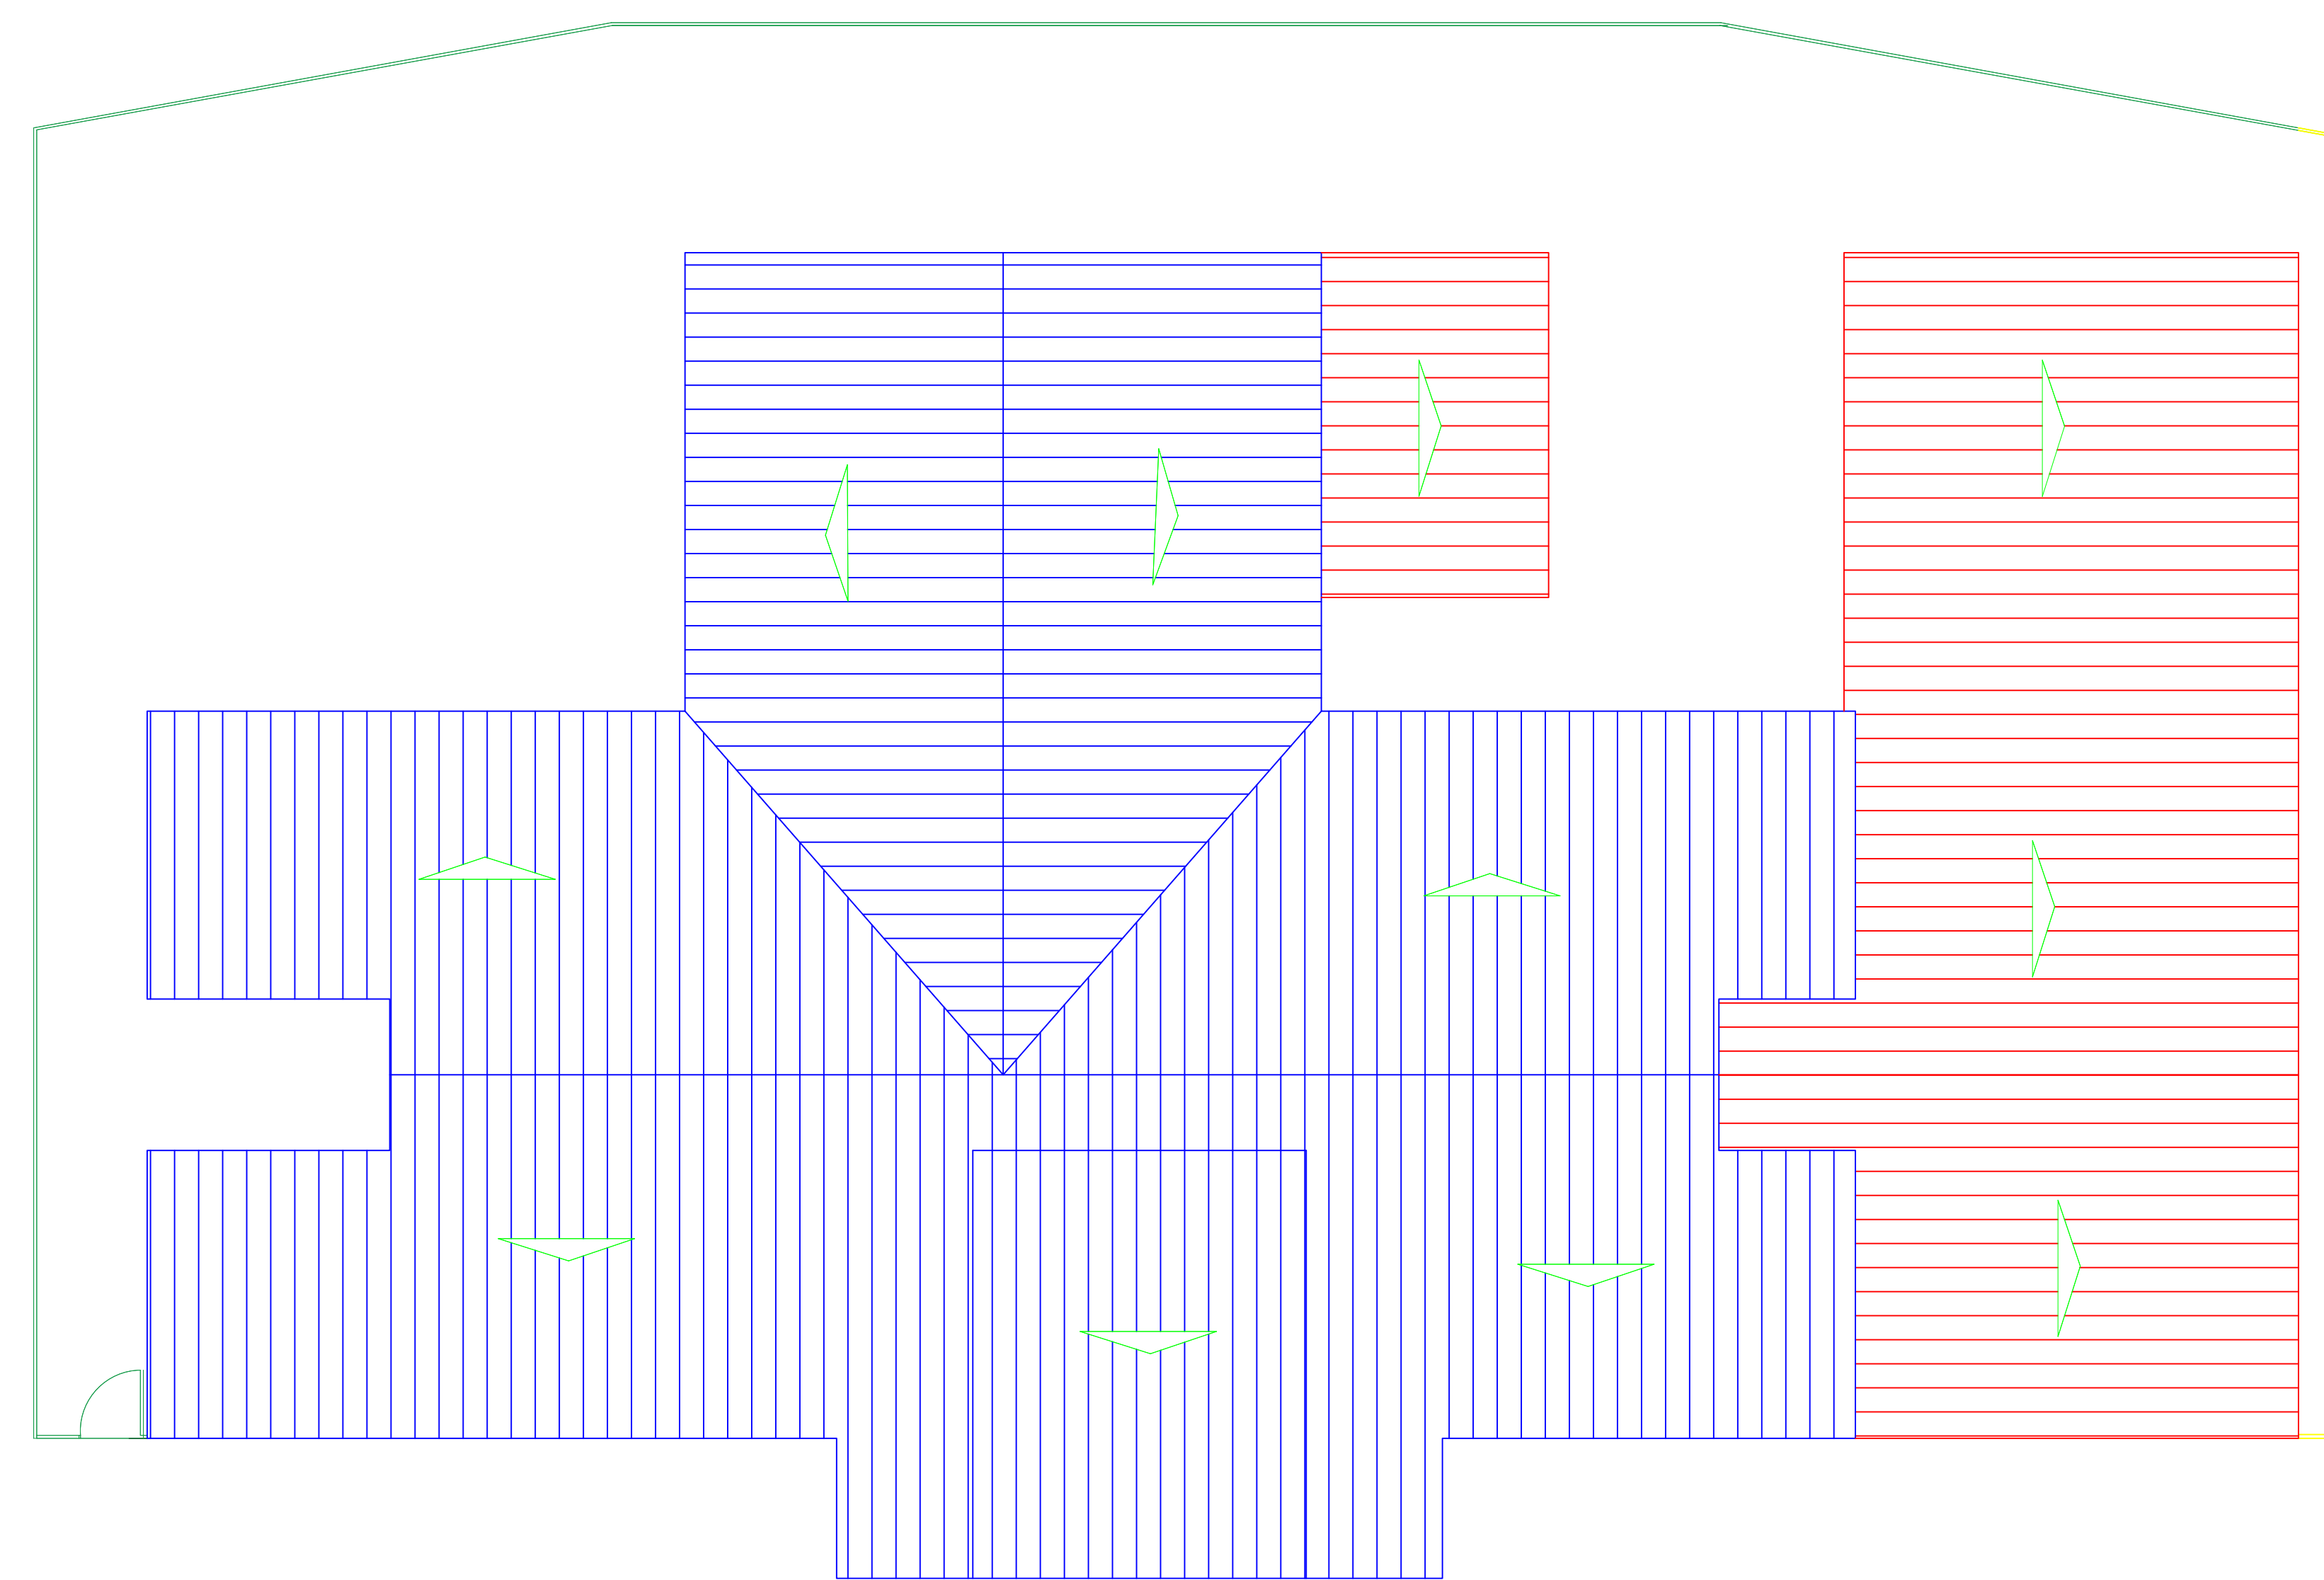
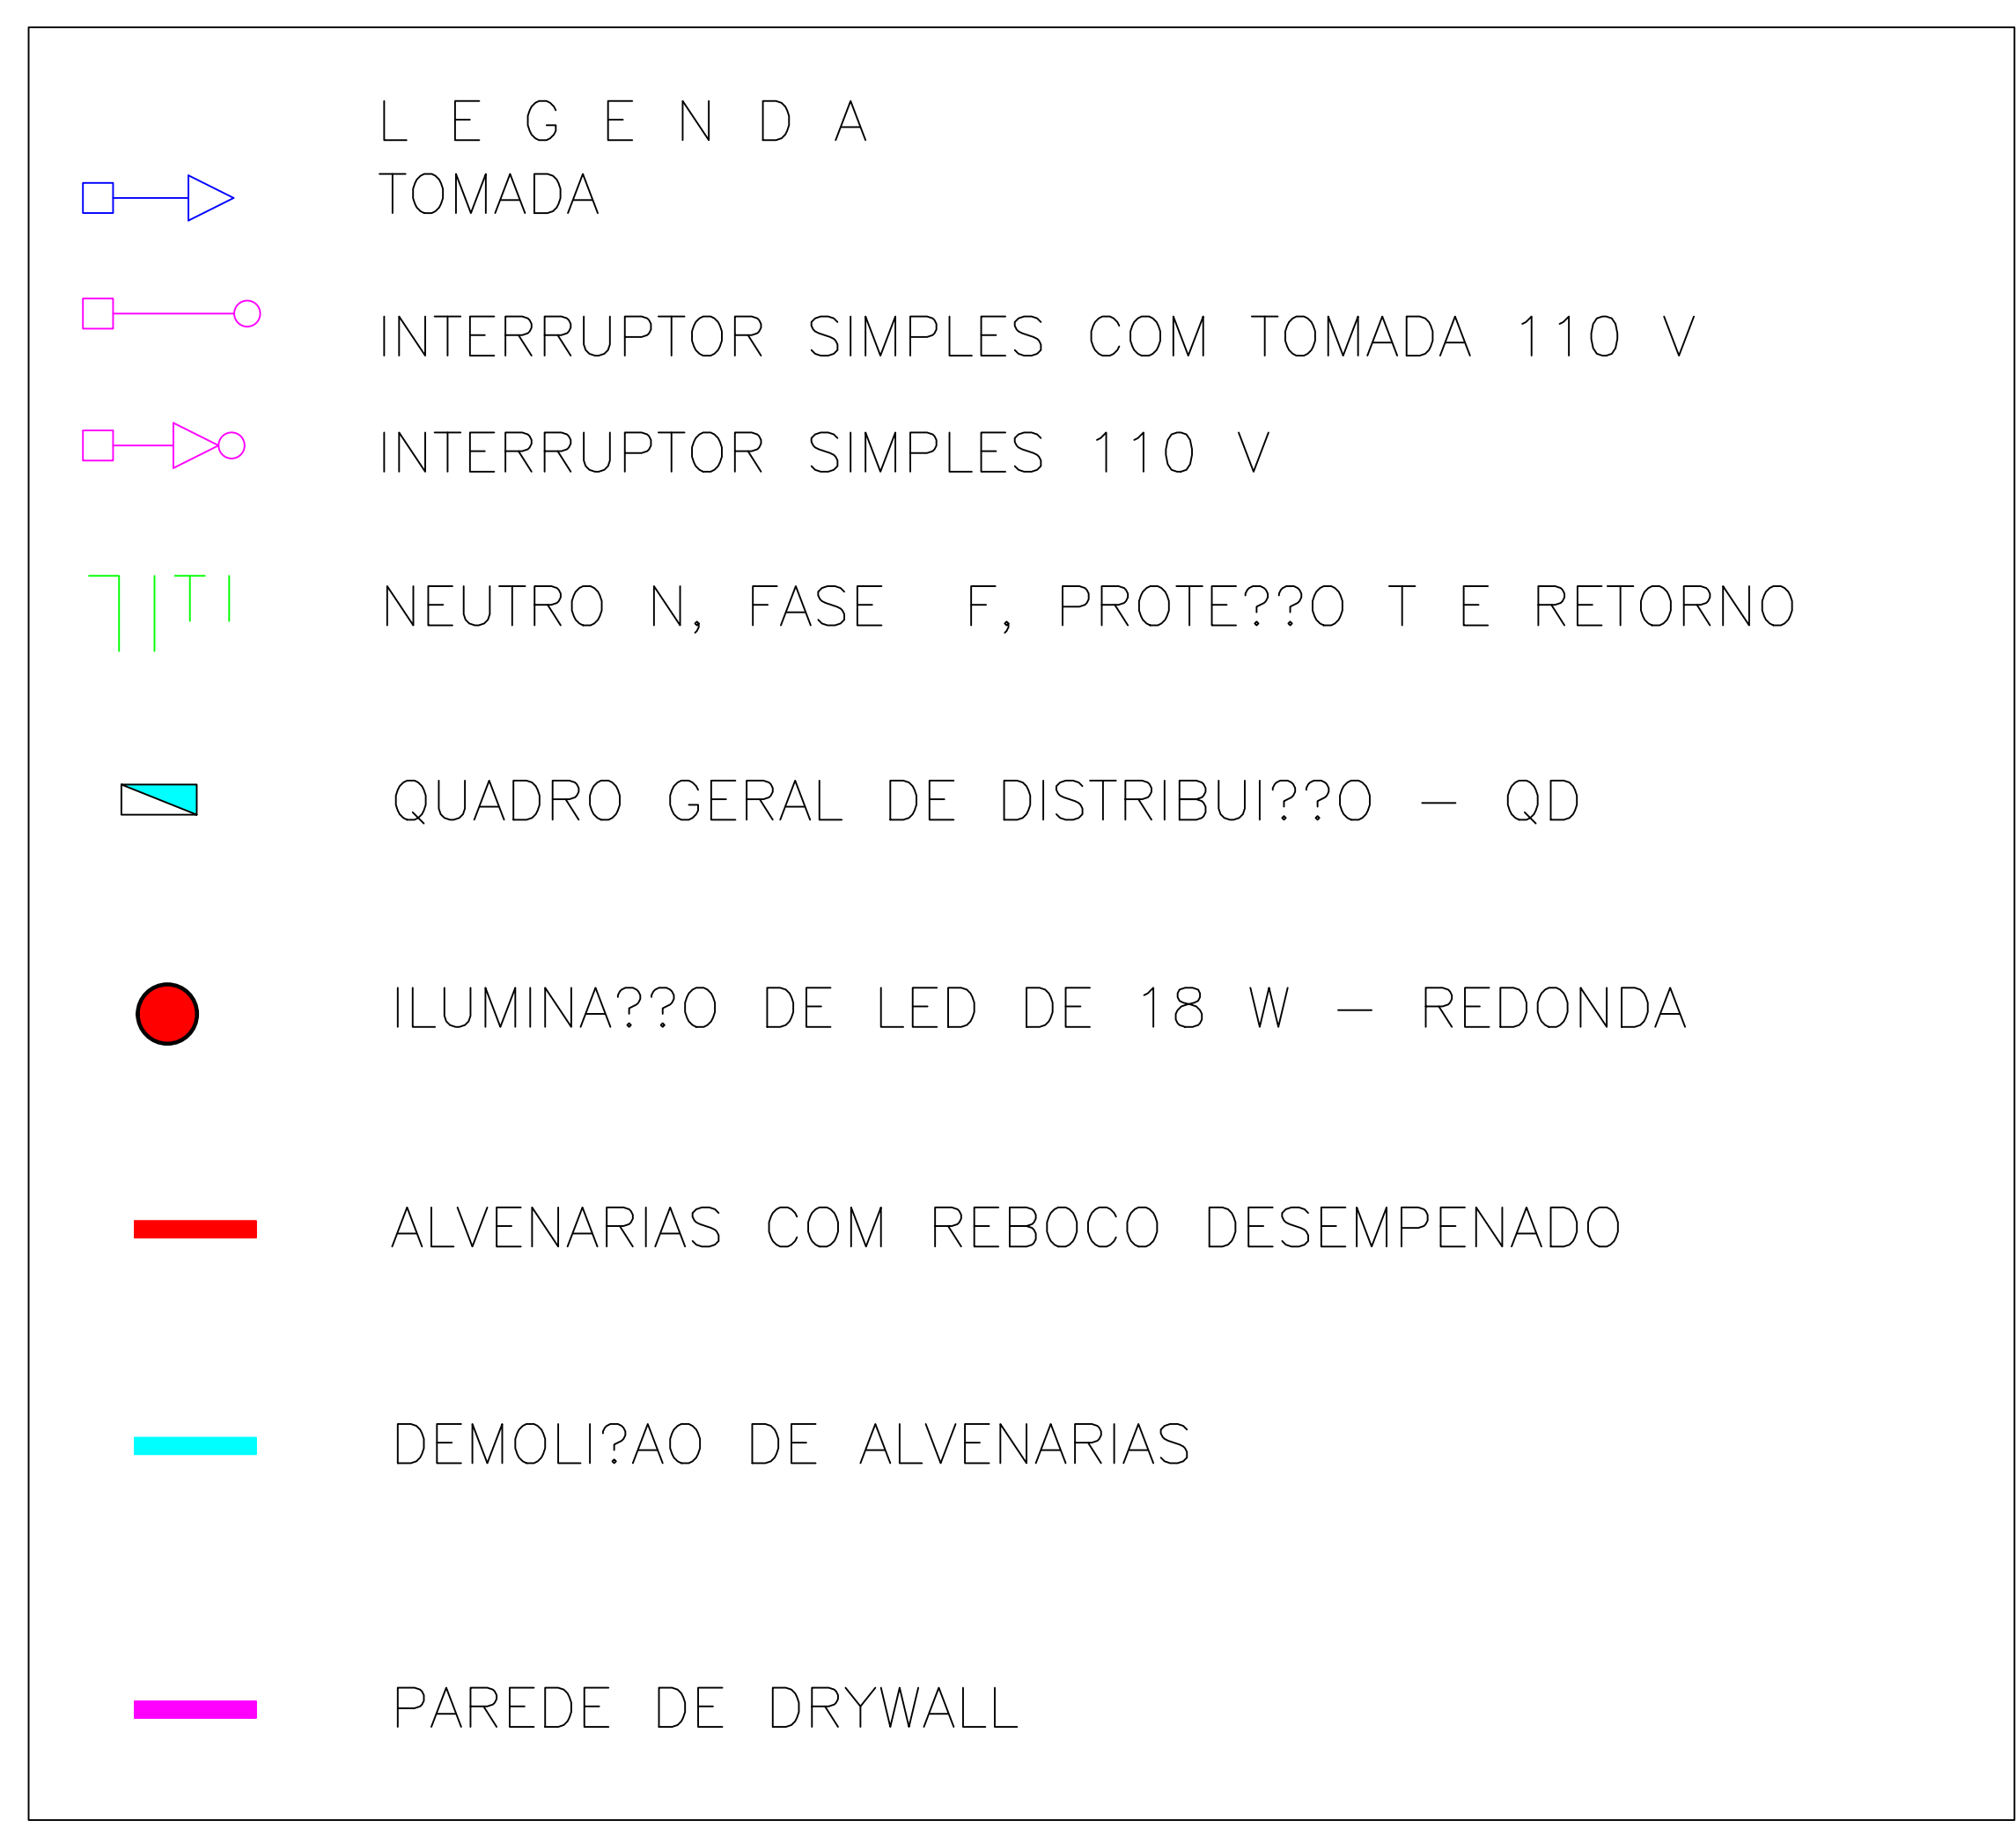


Planta Baixa - Ampliação - Projeto Elétrico - Iluminação e esgoto  
 ESCALA 1:100

Ampliação UBS  
 Ampliação Alambrado

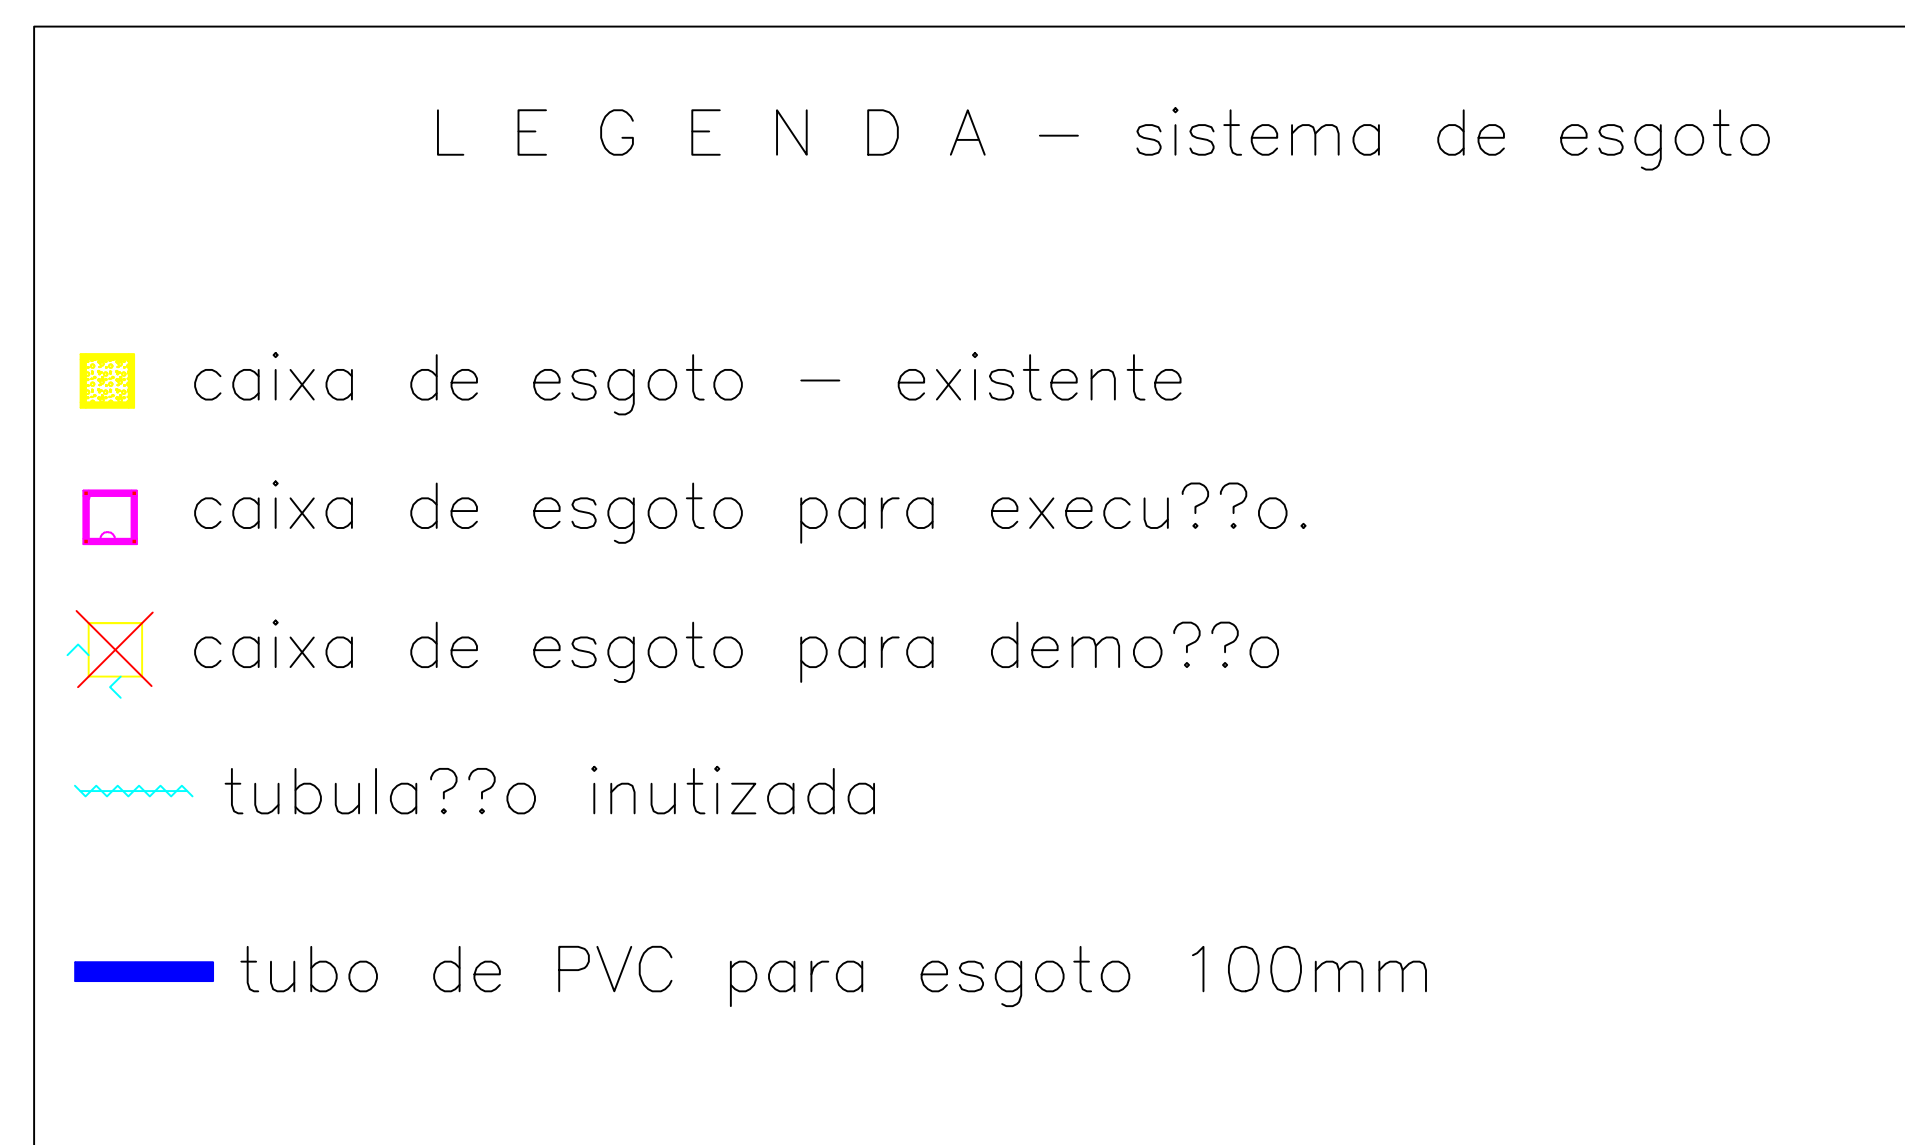

Cobertura  
 ESCALA 1:100

Cobertura Existente  
 Cobertura Ampliação

SECRETARIA DE INFRAESTRUTURA URBANA  
 PREFEITURA MUNICIPAL DE BOM JESUS DOS PERDÕES - SP / CEP: 12955-000  
 RUA DOM DUARTE LEOPOLDO, Nº. 83 - CENTRO - BOM JESUS DOS PERDÕES - SP

FOLHA  
**02/02**

**PROJETO AMPLIAÇÃO**

OBRA:  
**AMPLIAÇÃO UBS TRAVESSA BÉLGICA**

LOCAL:  
 Trav. Bélgica s/nº - Parque Hortencia, Bom Jesus dos Perdões dos Perdões - SP

PROPRIETÁRIO:  
 PREFEITURA MUNICIPAL DE BOM JESUS DOS PERDÕES

Data: 07/03/2024

SITUAÇÃO S/ ESCALA (NÃO SERVE PARA FINS DE LOCAÇÃO)

**ASSINATURAS**

---

Prefeitura Municipal de Bom Jesus dos Perdões  
**BENEDITO RODRIGUES DA SILVA FILHO**  
 Prefeito Municipal

---

Engenheiro Responsável  
**RAFAEL APARECIDO BUENO**  
 CREA SP 5070911790  
 ART: 2620240416162

<b>ÁREA M2</b>
Existente.....270,27
Ampliação.....108,67
Total .....378,94

**APROVAÇÃO**